

LEGENDA BOMBEIROS

- EXTINTOR CARGA D'AGUA - CAP. EXT. MÍNIMO 2-A
- EXTINTOR CARGA DE PÓ BC - CAP. EXT. MÍNIMO 20-BC
- ILUMINAÇÃO DE EMERGÊNCIA (BALISAMENTO)
- PONTO DE ILUMINAÇÃO EMERGÊNCIA (ACLARAMENTO)
- CENTRAL PREDIAL DE G.L.P
- PROIBIDO FUMAR NESTE LOCAL
- CHAVE ELETRICA PRINCIPAL
- ACESSO À VIATURA DO CORPO DE BOMBEIRO
- BARRA ANTI-PANICO
- DIREÇÃO DO FLUXO DE ROTA DE FUGA
- SAÍDA FINAL DE ROTA DE FUGA

DETALHE DA ILUMINAÇÃO DE EMERGÊNCIA

NOTAS PARA ILUMINAÇÃO DE EMERGÊNCIA:
Iluminação de emergência por blocos autônomos. Autonomia mínima de 01 hora.
As lâmpadas do sistema de IE devem ser de no mínimo 20 watts conforme NBR 10898/90 do tipo blocos autônomos e altura máxima dos pontos de 3,50m.
A distância máxima entre 2 pontos de iluminação de acilaramento deve ser de 15m de ponto a ponto.

DETALHE DO GUARDA-CORPO, ESCADA, CORRIMÃO INTERMEDIÁRIO E INSTALAÇÃO DO CORRIMÃO

DETALHE DA SINALIZAÇÃO E DO ABRIGO DE GLP

NOTAS PARA GLP

- 3,00m DE QUALQUER FONTE DE CALOR
- 3,00m DE MATERIAIS DE FÁCIL COMBUSTÃO
- 1,50M DE QUALQUER ABERTURA NO PISO
- 6,00M DE DEPOSITOS DE MATERIAIS INFLAMÁVEIS
- 3,00M DE QUALQUER REDE ELÉTRICA

* todos os afastamentos atendem a ITCB 28/01




LEGENDA

- DEMOLIR
- AMPLIAÇÃO
- ÁREA FRIA A DESCONTAR

QUADRO DE ÁREAS:

ÁREA TOTAL 663,79M²
 ÁREA FRIA 56,58M²
 ÁREA COMPUTÁVEL PARA FINS DE ALARMES, HIDRANTES E COMPARTIMENTAÇÃO 56,58M²


DETALHE DE INSTALAÇÃO E SINALIZAÇÃO DE EXTINTORES

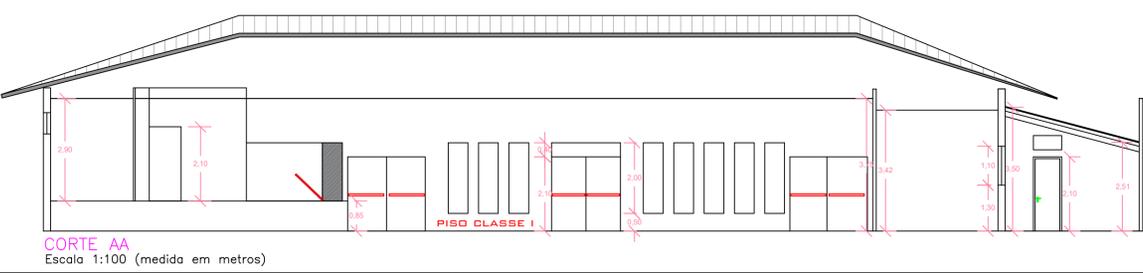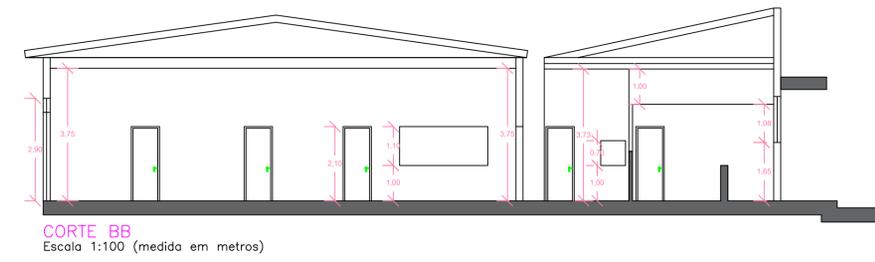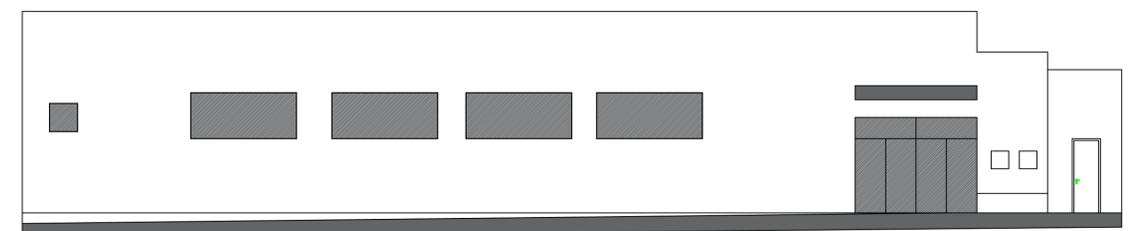

GABRIEL RODRIGUES VIEIRA
SILVA:40974807826
826

Assinado de forma digital por GABRIEL RODRIGUES VIEIRA
SILVA:40974807826
Dados: 2023.12.18 15:40:38 -03'00'


ASSINATURAS	
SILVIO SANTO FARIA:164065	BRUNA ADRIANI OLIVEIRA DAS NEVES:44001783827
PROPRIETÁRIO: PREFEITURA MUNICIPAL CASSIA DOS COQUEIROS CNPJ: 44.229.805/0001-87 PREFEITO MUNICIPAL: SILVIO SANTOS DOS REIS FARIA	RESP. TÉCNICO: BRUNA ADRIANI OLIVEIRA DAS NEVES ENGENHEIRA CIVIL CREA/SP: 5064040829
ASSUNTO: PROJETO DE REFORMA DO CENTRO COMUNITÁRIO SANTA RITA	
PROPRIETÁRIO: PREFEITURA MUNICIPAL DE CASSIA DOS COQUEIROS	
ENDEREÇO DA OBRA: RUA PADRE CASSIANO, 329 CENTRO	
CONTEUDO FOLHA: PLANTA BAIXA, CORTES E DETALHES	FOLHA
RESP. TÉCNICO: BRUNA ADRIANI OLIVEIRA DAS NEVES	01/02
ART/RRT: 28027230222108174	
OD EMISSÃO INICIAL	
REV. DESCRIÇÃO	DATA
ARQUIVO: PROJETO REFORMA DO CENTRO COMUNITARIO	

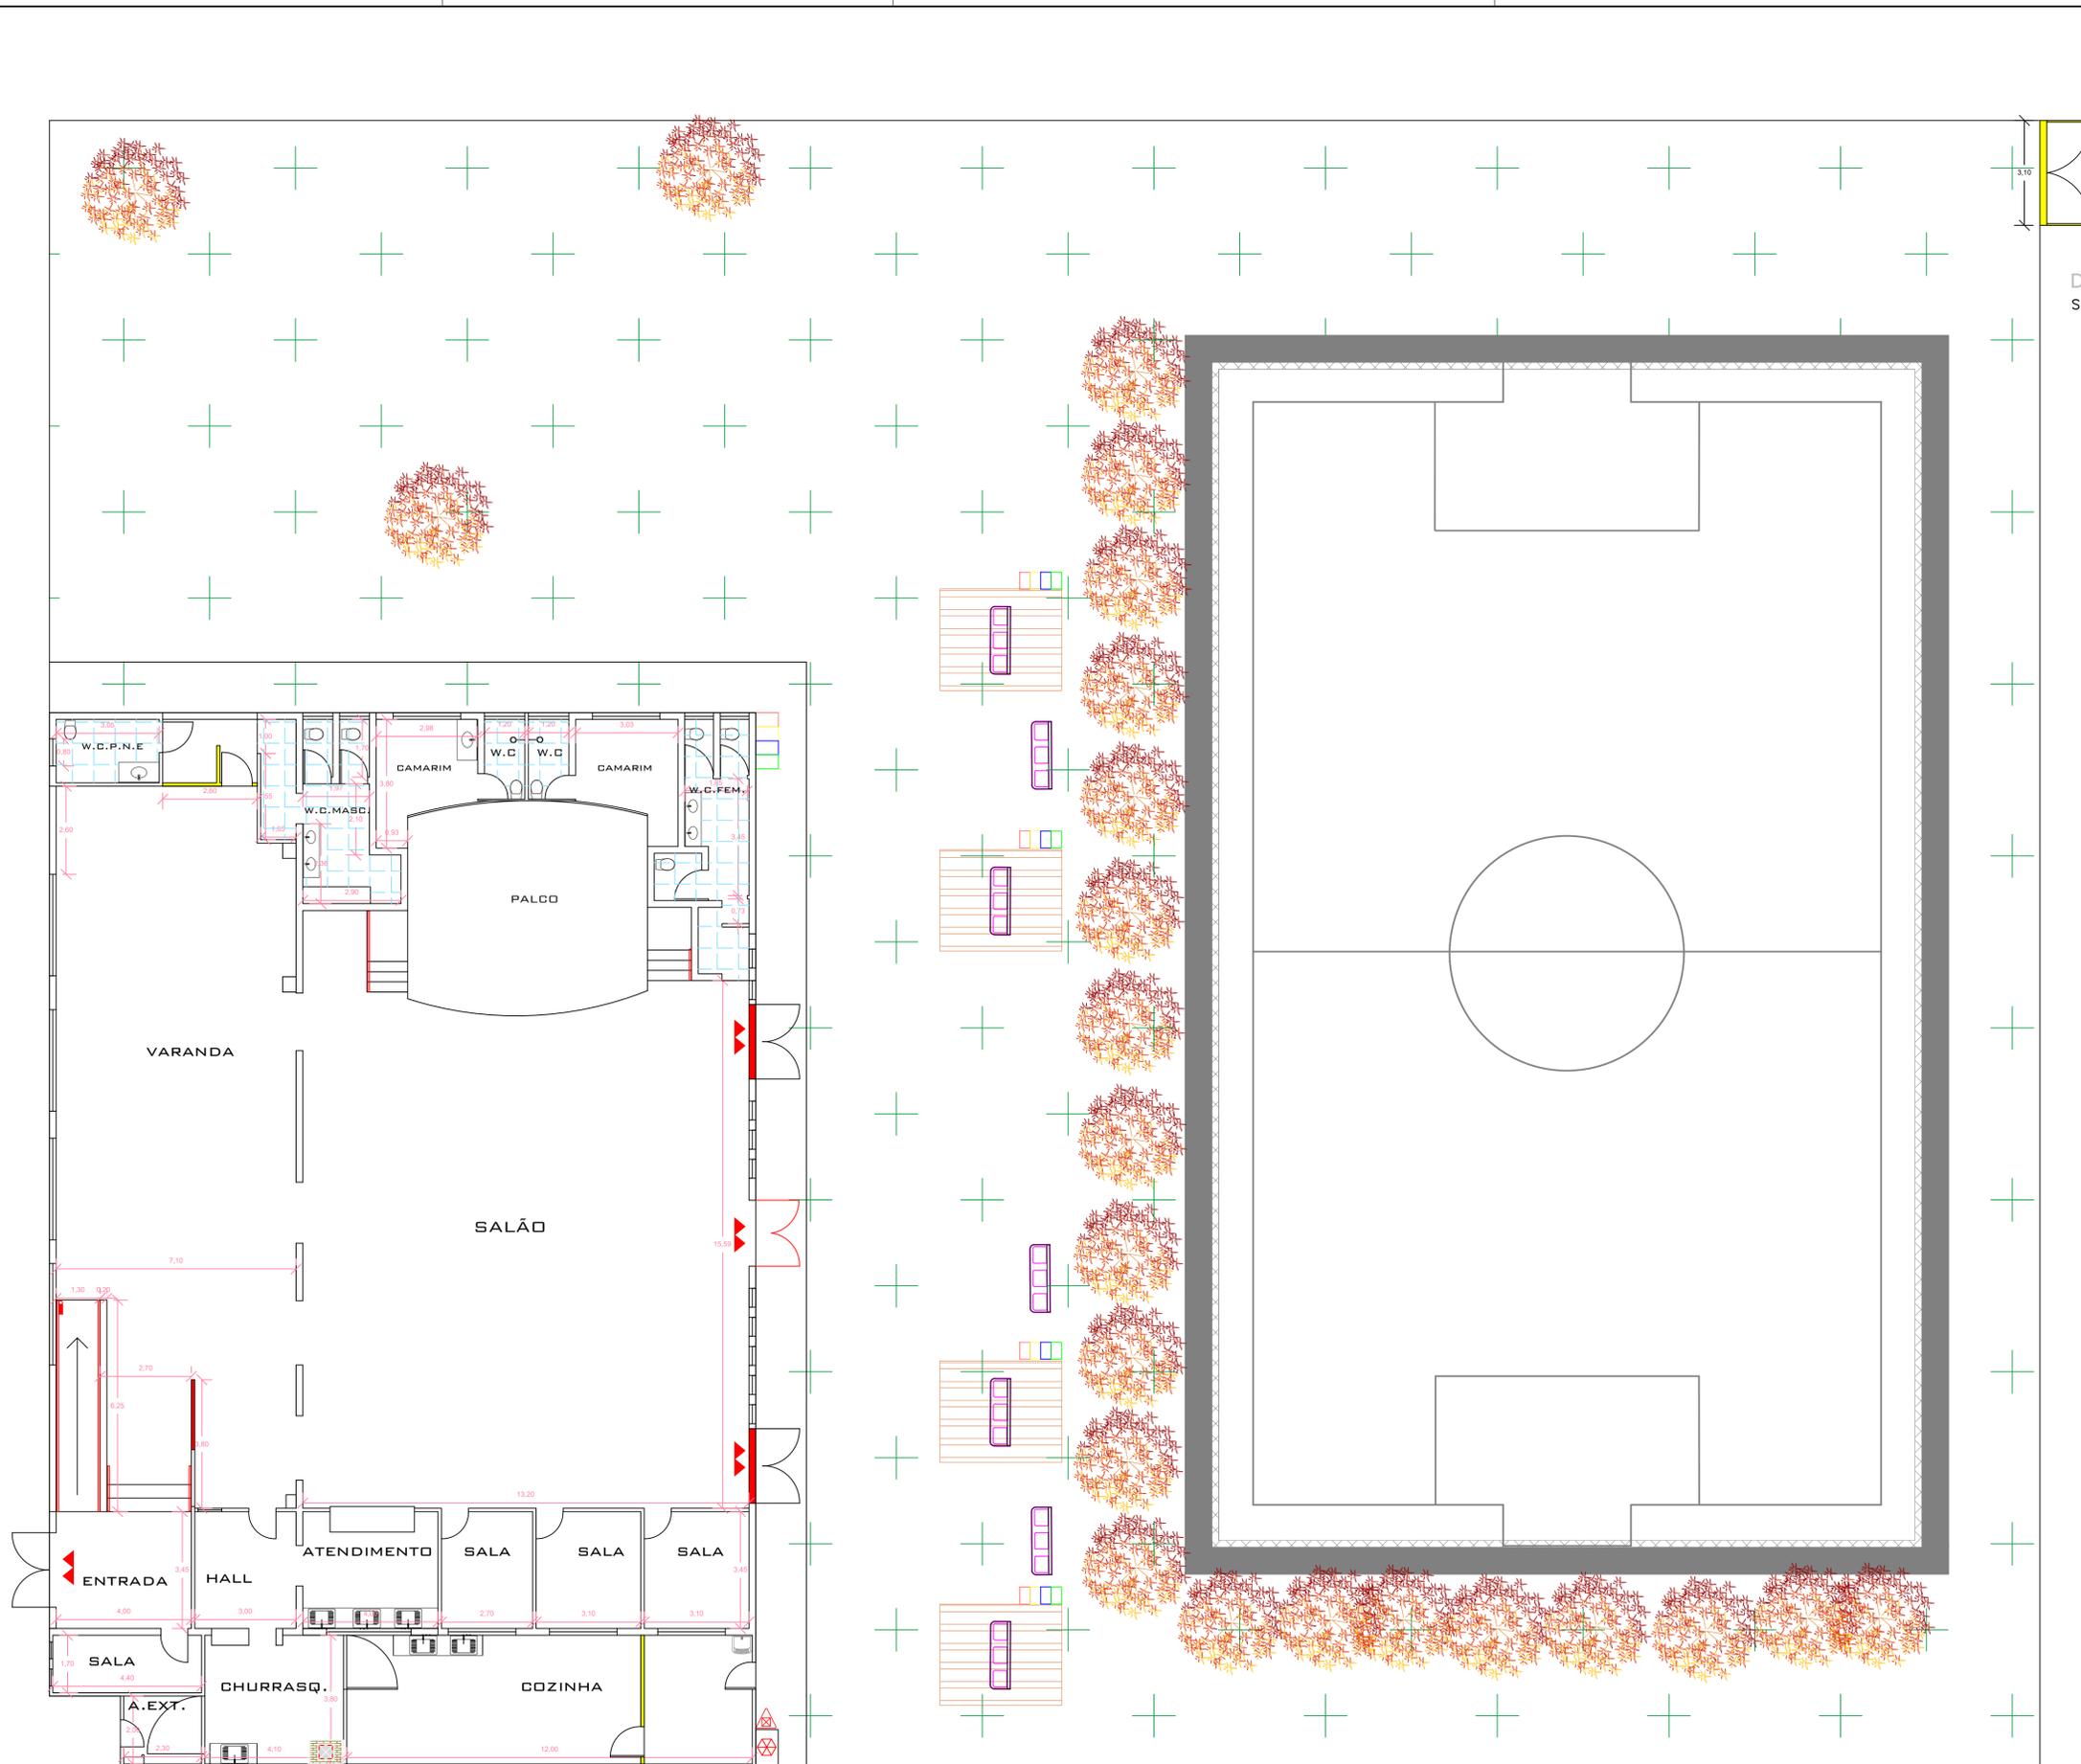


LEGENDA

- 5 CONJ. - LIXEIRA
- 7 UNIDADES - BANCO DE CONCRETO 2M
- 4 UNIDADES - PERGOLADOS
- 22 QUARESMEIRA


Detalhes de Construção dos Pergolados (3,00x3,60m)
SEM ESCALA

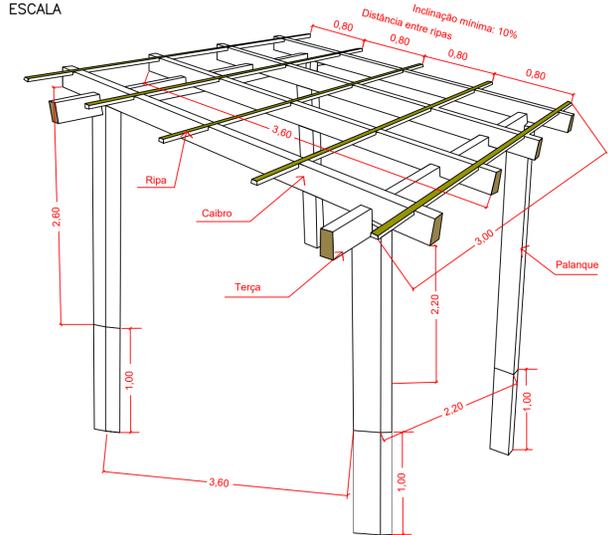

- Medidas das estruturas de madeira
- Ripa - 4 cm (l) x 4 cm (h)
 - Caibro - 5 cm (l) x 15 cm (h)
 - Terça - 15 cm (l) x 30 cm (h)
 - Coluna (Palanque) - 25 cm (l) x 25 cm (h)

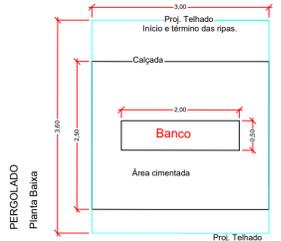

Nível do solo

 

Coluna instalada abaixo do solo

PLANTA-Baixa DO TERRENO E DETALHAMENTO PLAYGROUND E QUADRA POLIESPORTIVA
Escala 1:100 (medida em metros)

GABRIEL RODRIGUES VIEIRA
SILVA:40974807826
26

Assinado de forma digital por GABRIEL RODRIGUES VIEIRA
SILVA:40974807826
Dados: 2023.12.18 15:40:15 -03'00'

ASSINATURAS		Assinado de forma digital por BRUNA ADRIANI OLIVEIRA DAS NEVES:44001783827 Dados: 2023.10.24 08:59:32 -03'00'	
PROPRIETÁRIO: PREFEITURA MUNICIPAL CASSIA DOS COQUEIROS CNPJ: 44.229.805/0001-87 PREFEITO MUNICIPAL: SILVIO SANTOS DOS REIS FARIAS		RESP. TÉCNICO BRUNA ADRIANI OLIVEIRA DAS NEVES ENGENHEIRA CIVIL CREA/SP: 5070571537	
ASSUNTO: PROJETO DE REFORMA DO CENTRO COMUNITÁRIO SANTA RITA			
PROPRIETÁRIO: PREFEITURA MUNICIPAL DE CASSIA DOS COQUEIROS			
ENDEREÇO DA OBRA: RUA PADRE CASSIANO, 329 CENTRO			
CONTEUDO FOLHA: DETALHE DA AREA DE LAZER E QUADRA POLIESPORTIVA			FOLHA
RESP. TÉCNICO: BRUNA ADRIANI OLIVEIRA DAS NEVES ENGENHEIRA CIVIL CREA/SP 5070571537			02/02
ART/RRT: 28027230222108174			
OD	EMISSAO INICIAL		
REV.	DESCRIÇÃO	DATA	
ARQUIVO: PROJETO REFORMA DO CENTRO COMUNITARIO			